





# Schnitt A-A

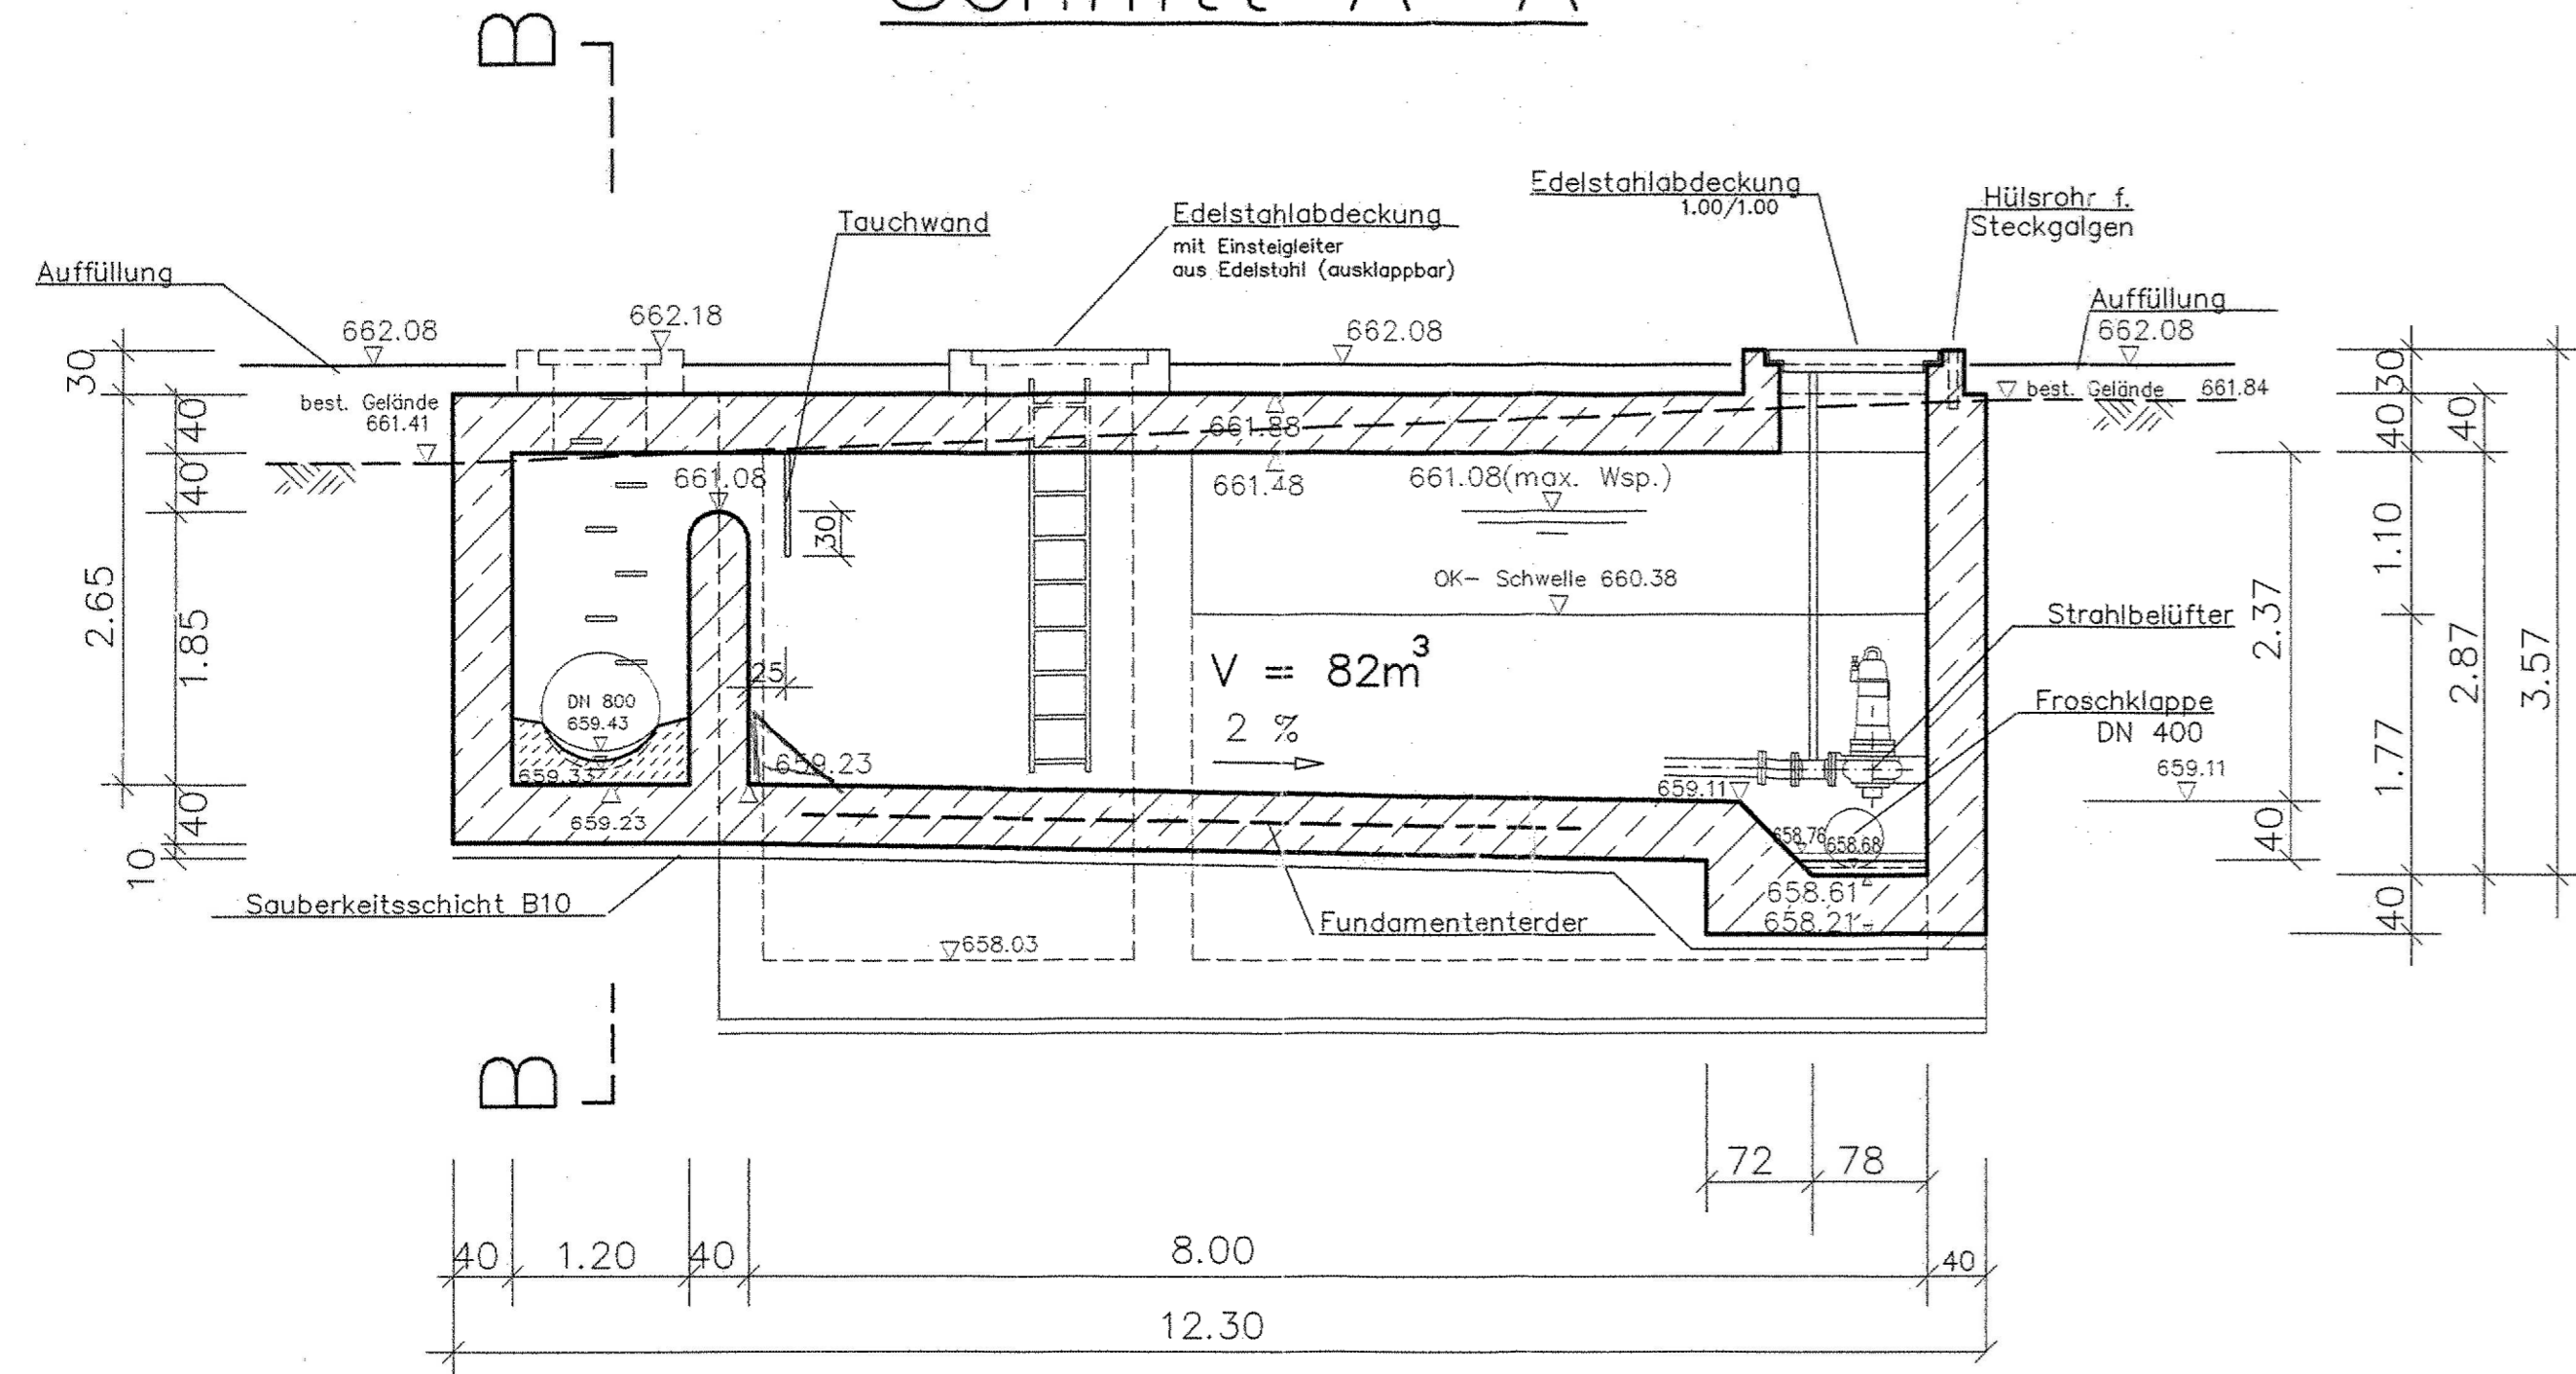

# Schnitt C-C

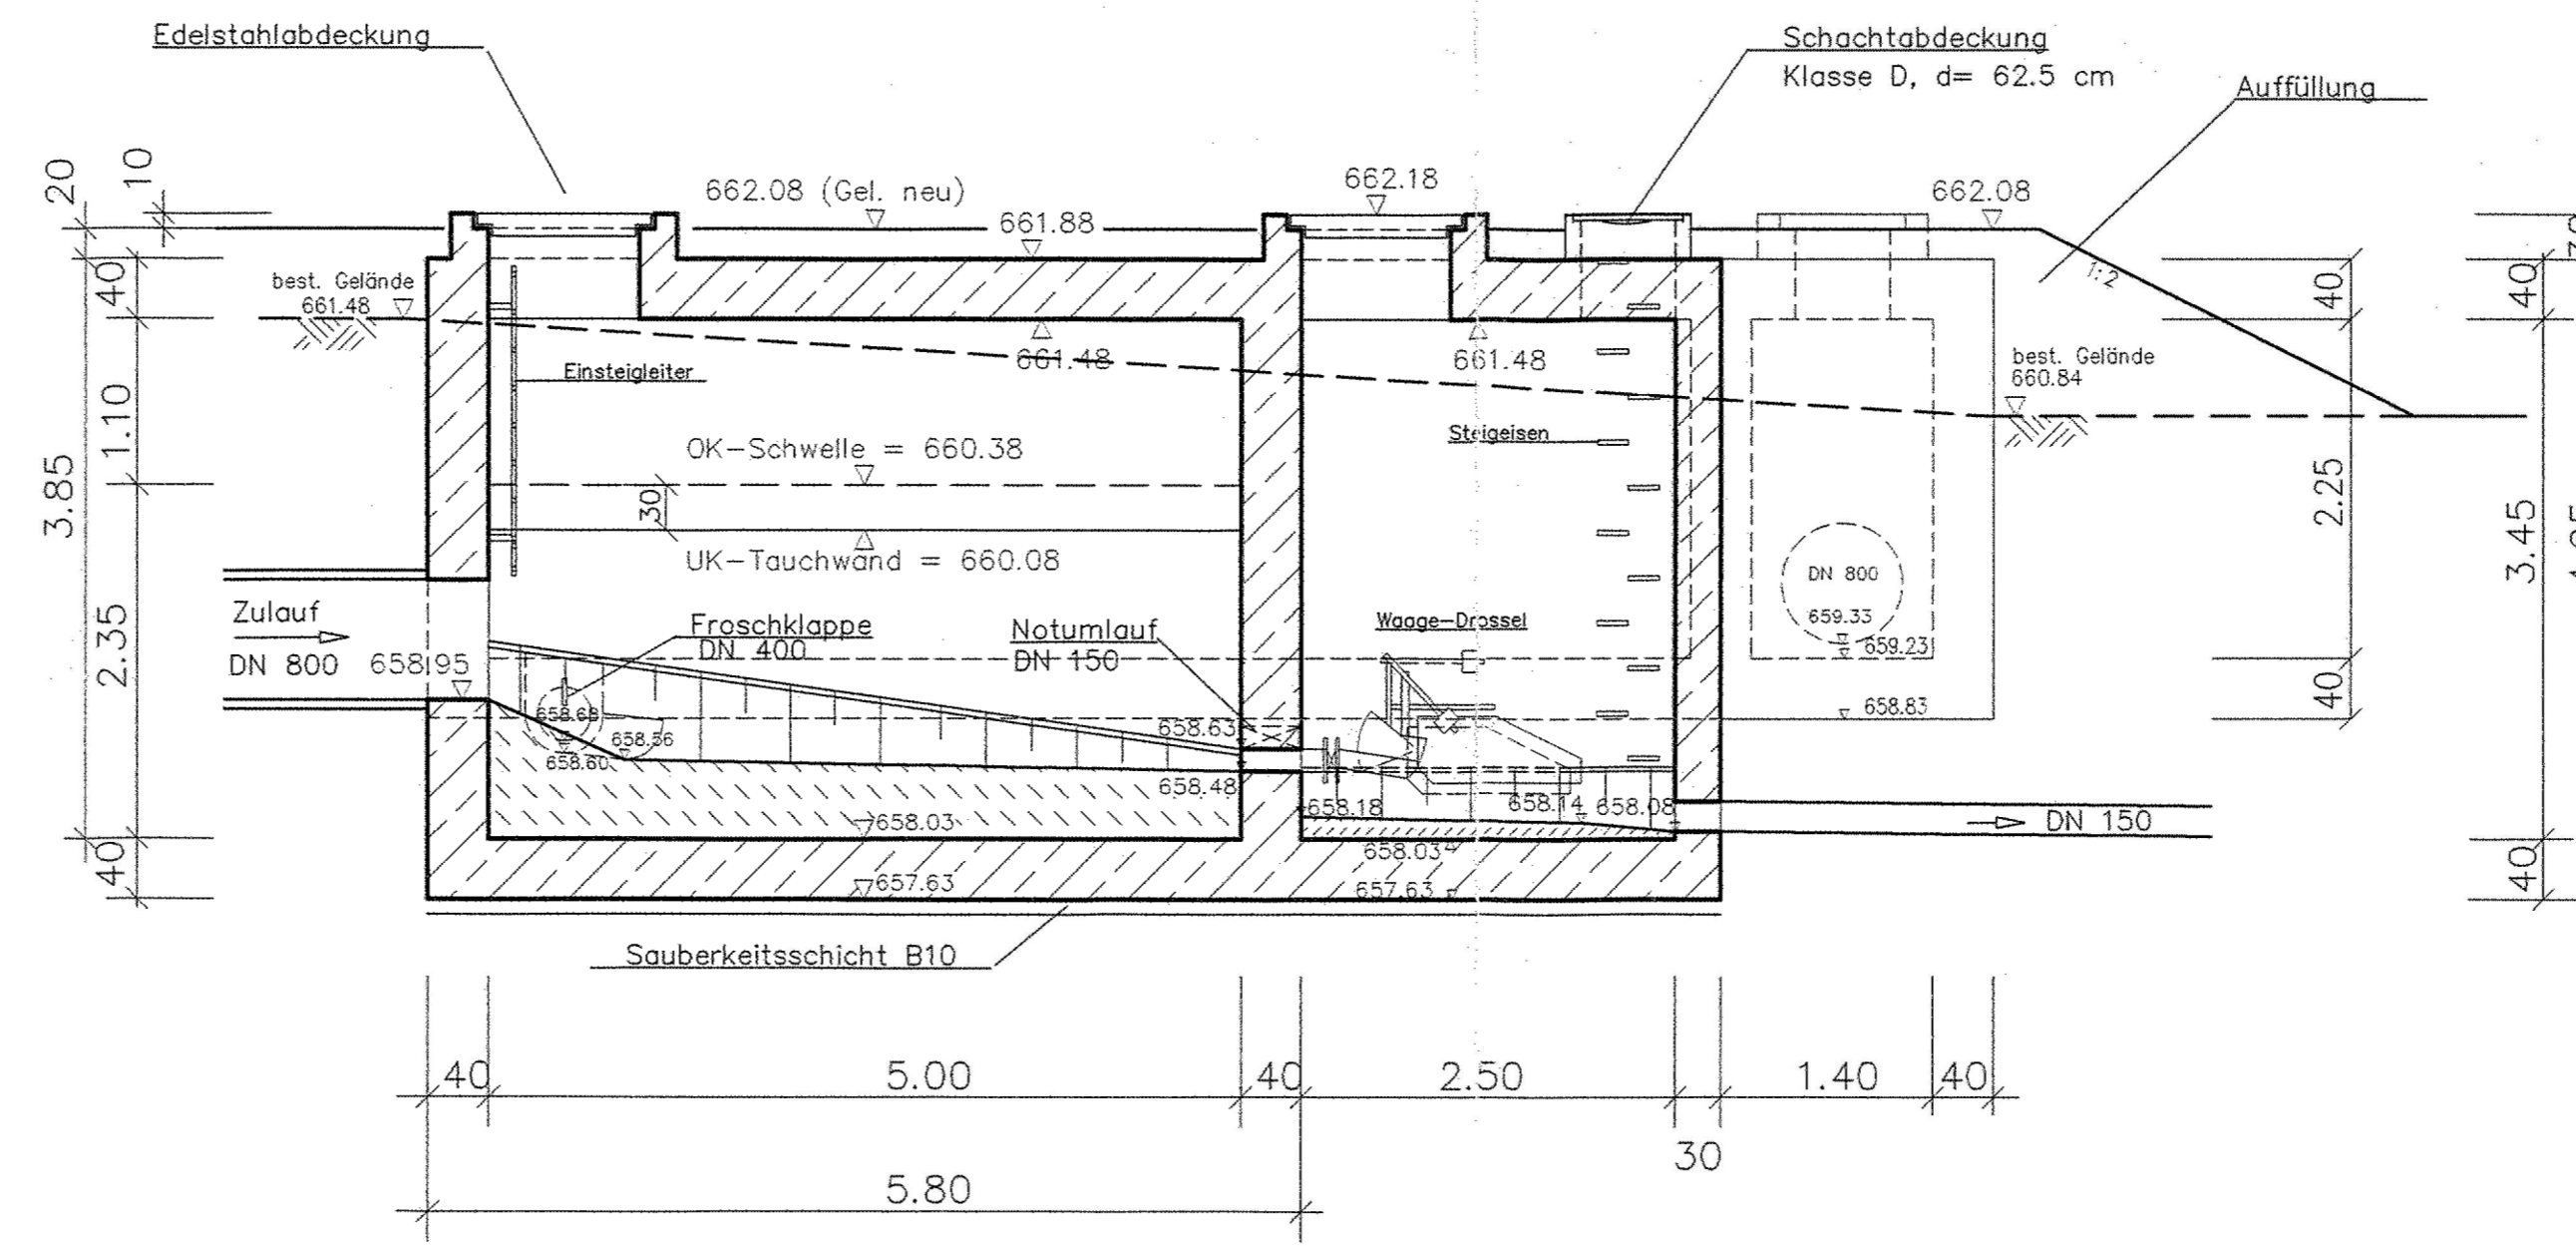

# Schnitt B-B

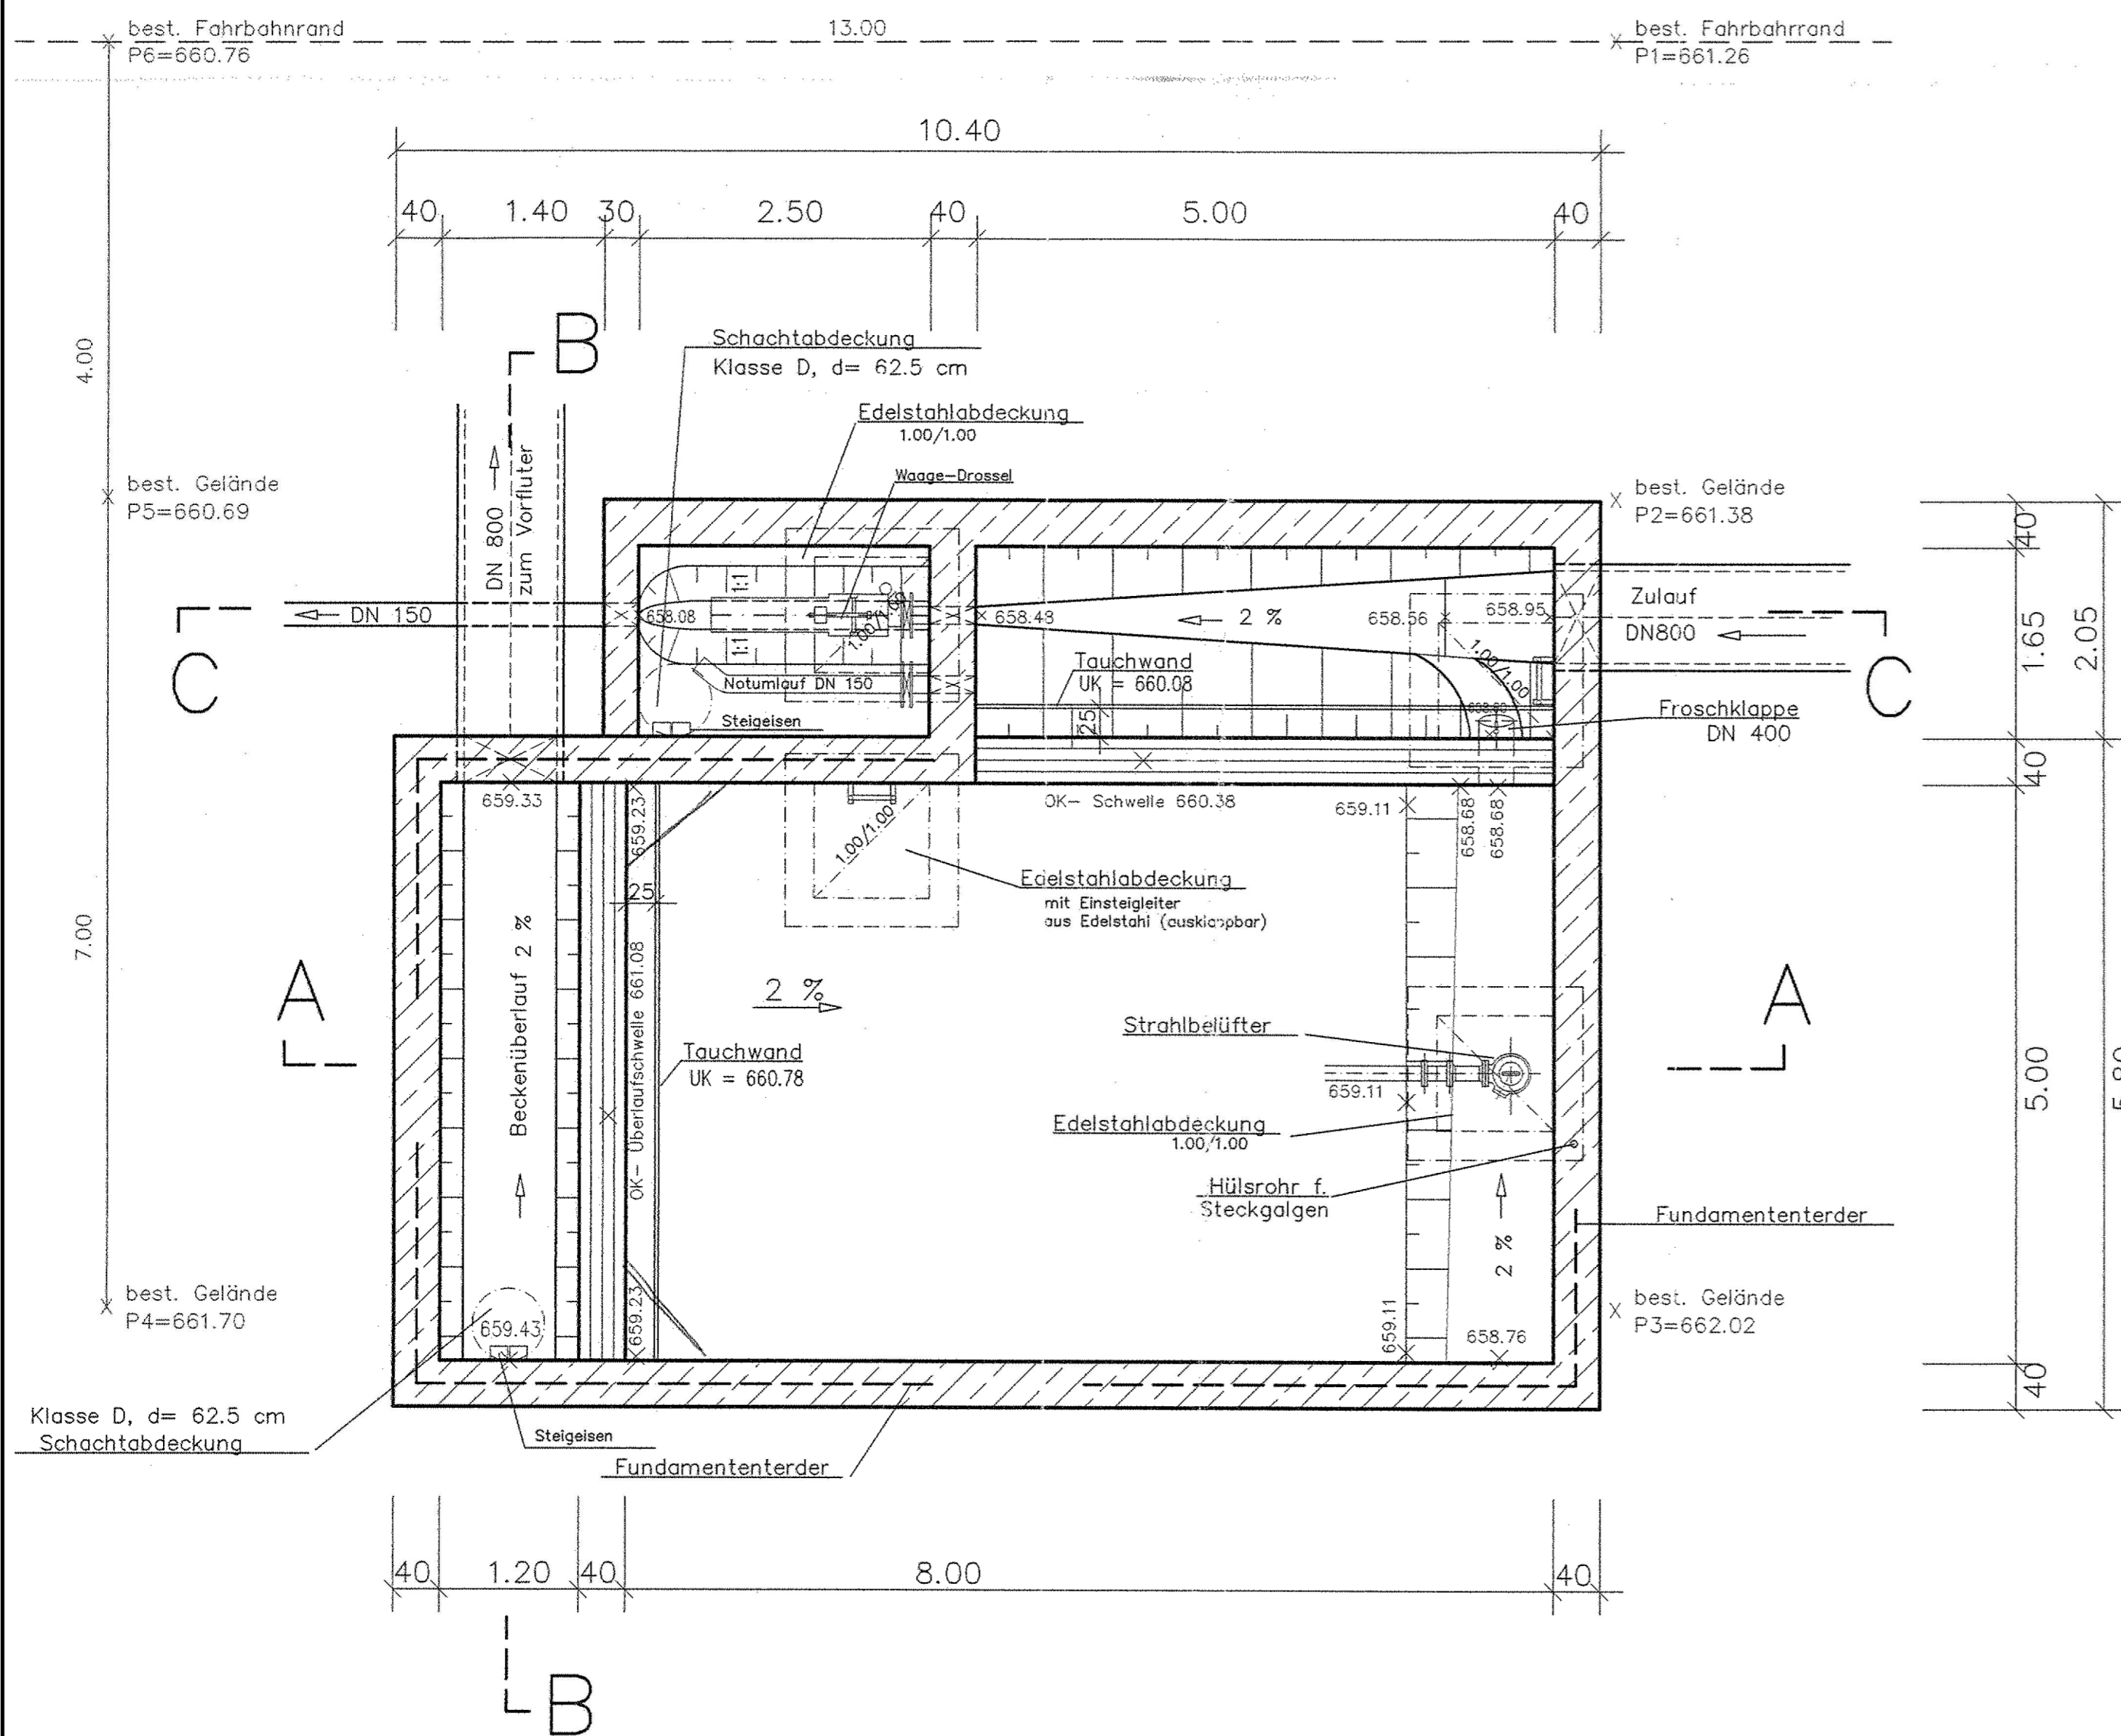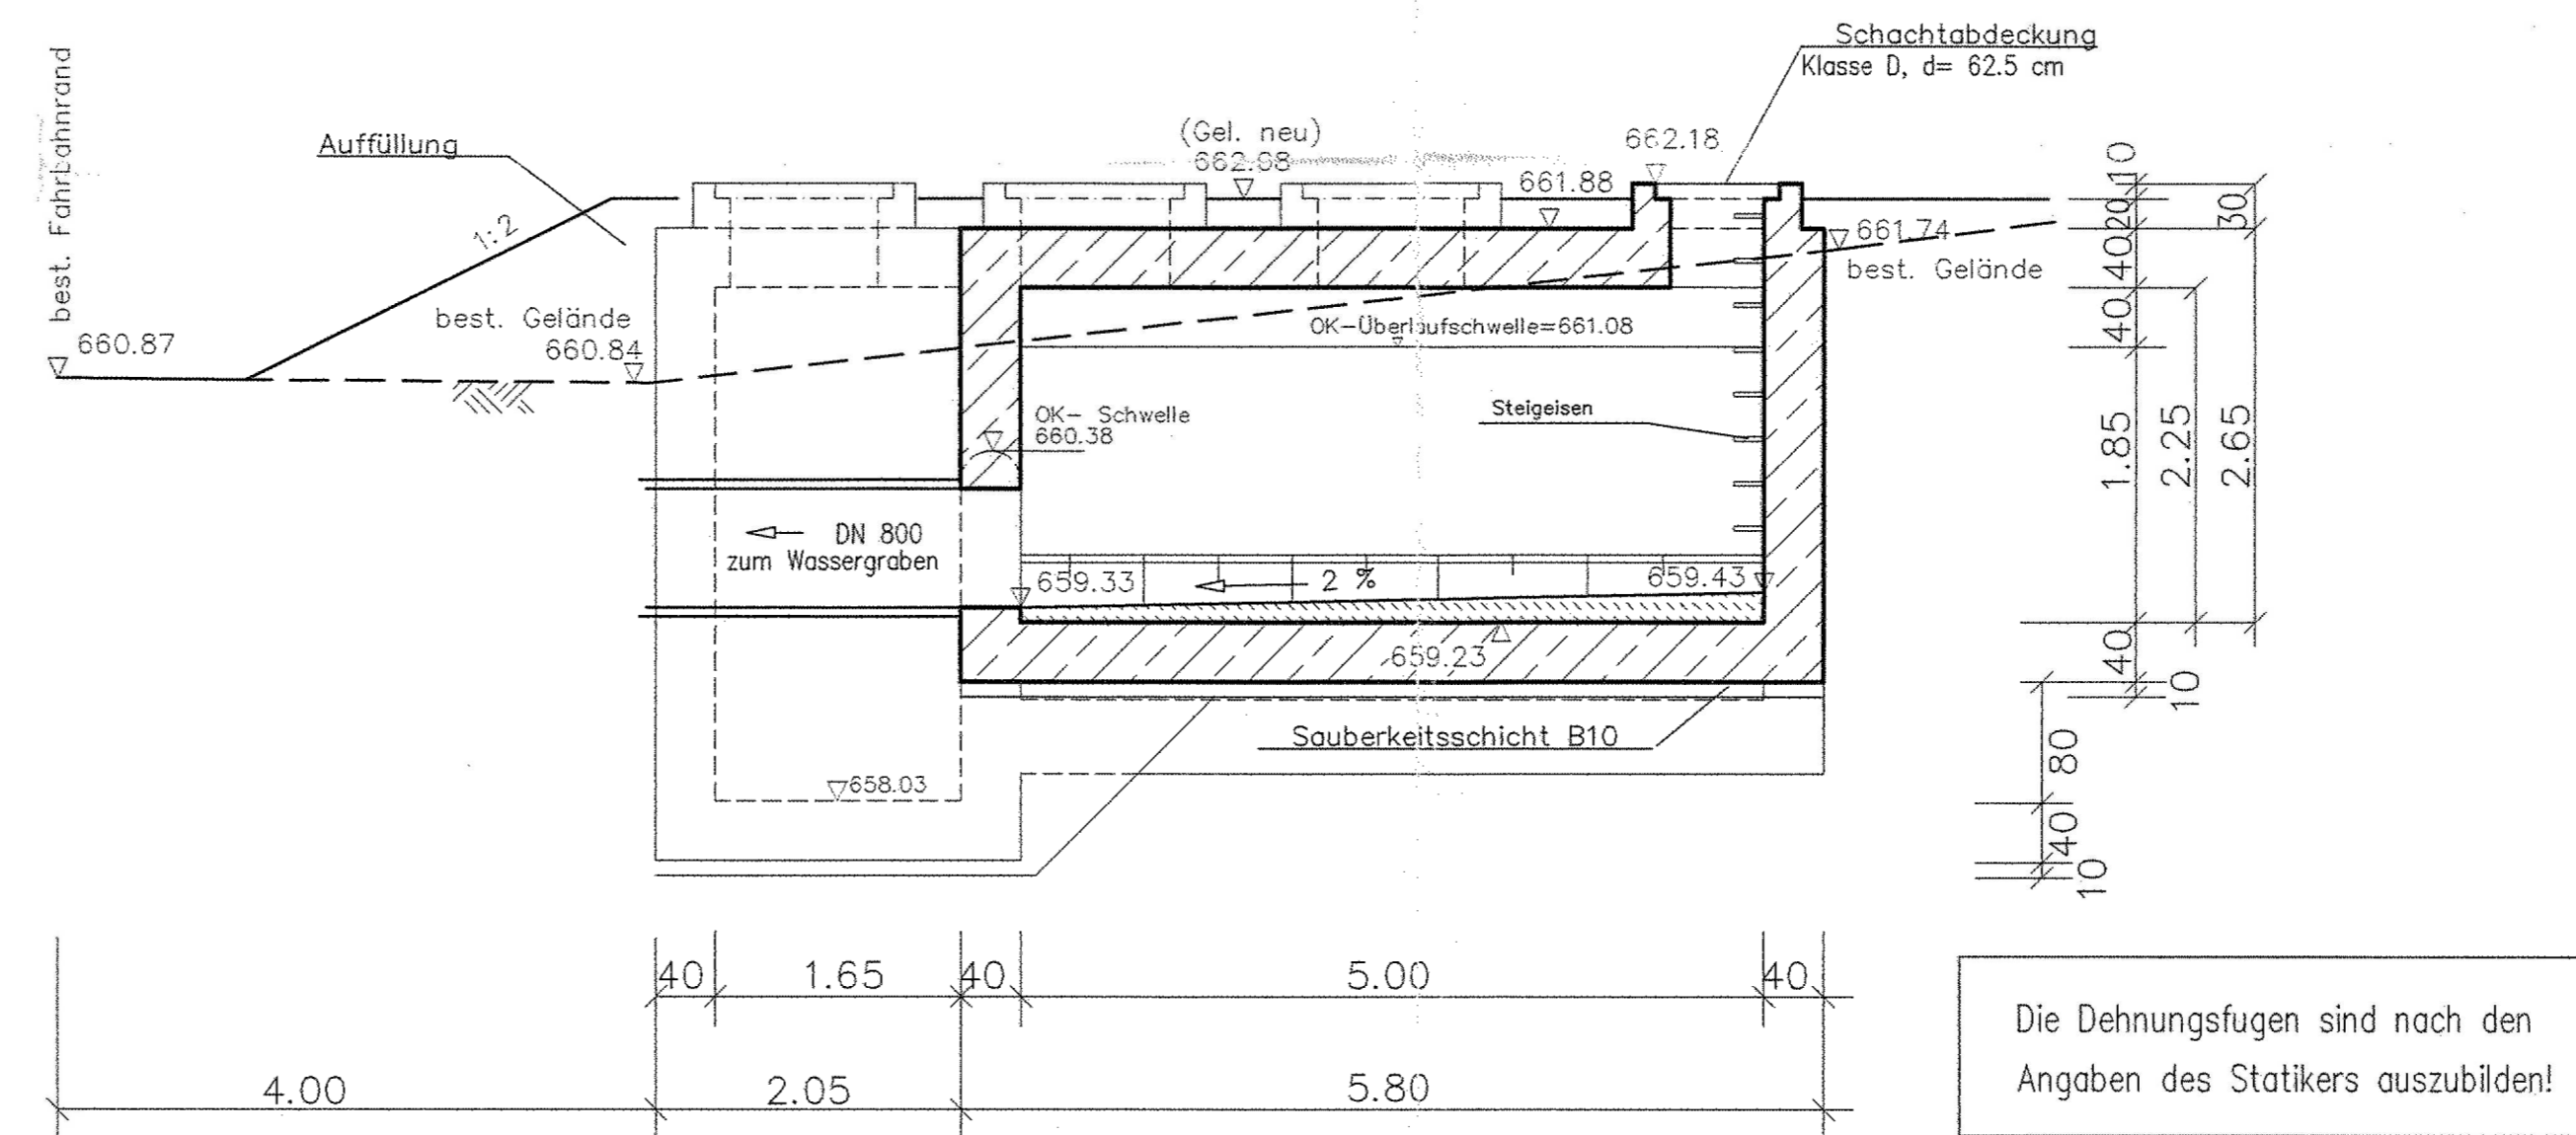

## Bauausführungsplan

**RÜB wie Kanalstauraum mit unten liegender Entlastung**

Nr.	Änderungen	geänd. am	Name	gepr. am	Name
Vorhaben: Abwasseranlage Neuschönau OT Forstwald		Beilage-Nr. 5.1			
Vorhabensträger: Gemeinde Neuschönau Landkreis: Freyung-Grafenau		Obj.-Nr.: 029022			
Maßstab: 1 : 50	2000	Datum	Name		
	entw.	07. 07.	Gu		
	gez.	10. 07.	Gu		
	gepr.	11. 07.	.		
Vorhabensträger:		Entwurfsverfasser:			
( Datum )		( Datum )		( Unterschrift )	
11. 07. 2000					

**EBB** INGENIEURGESELLSCHAFT mbH  
ENTWICKELN · BERATEN · BETREUEN  
Ludwig-Eckert-Strasse 10, D-93049 Regensburg E-mail: ebb@ebb-gmbh.de  
Telefon: 0941/2004-0, Telefax: 0941/2004-200 http://www.ebb-gmbh.de

Index	Änderungen	Datum	gezeichnet	geprüft

## Antragsunterlagen zum Wasserrechtsverfahren vom 21. Dezember 2020

Vorhaben: Zweckverband Kläranlage Schönanger WRV KA Schönanger	Anlage: 5.2
Landkreis Freyung - Grafenau	Plan-Nr.:
Vorhabensträger: Abwasserzweckverband Schönanger - St. Oswald Kaiserstraße 13 94556 Neuschönau	Projekt-Nr.: 2017-462-00
Verfasser: <b>WOLF INGENIEURBÜRO GmbH</b> Freydenhain 10, 94481 Grafenau Telefon: +49 8555 9602-0 Telefax: +49 8555 9602-99 www.wolf.com E-Mail: info@wolf.com	Datum gezeichnet geprüft Apr 20 K. Haban A. Wolf Projektleiter A. Wolf
Darstellung: RÜB Forstwald	Maßstab: 1 : 50
Grundriss und Schnitte	Größe: 850 x 584 RÜB-Forstwald_EBB.dwg

Die vorliegende Zeichnung darf ohne vorherige Genehmigung des Erstellers nicht veröffentlicht, vervielfältigt oder geändert, noch für ein anderes Bauvorhaben genutzt werden, als für das das auf dem Plankopf ausgewiesen ist.

Vorhabensträger: Grafenau, den  
Entwurfsverfasser:  
Dipl. Ing. Univ. Andreas Wolf